



PLANTA BAIXA - CTT-COOP-INER-10M/H

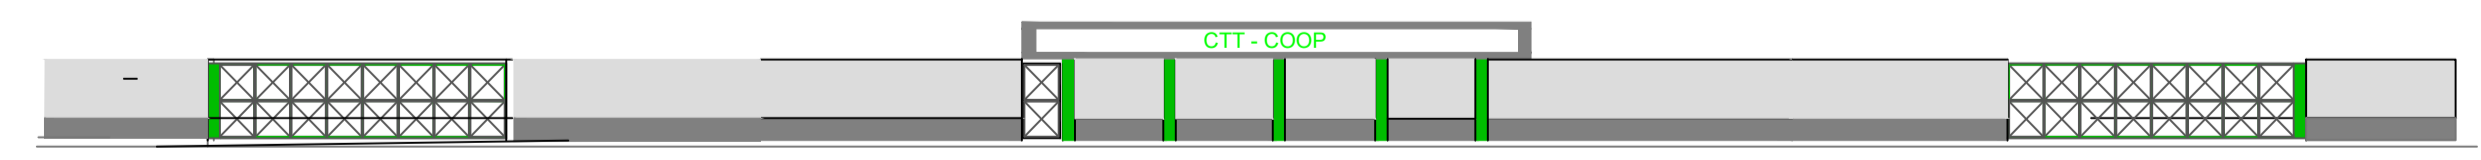

VISTA "A-A"

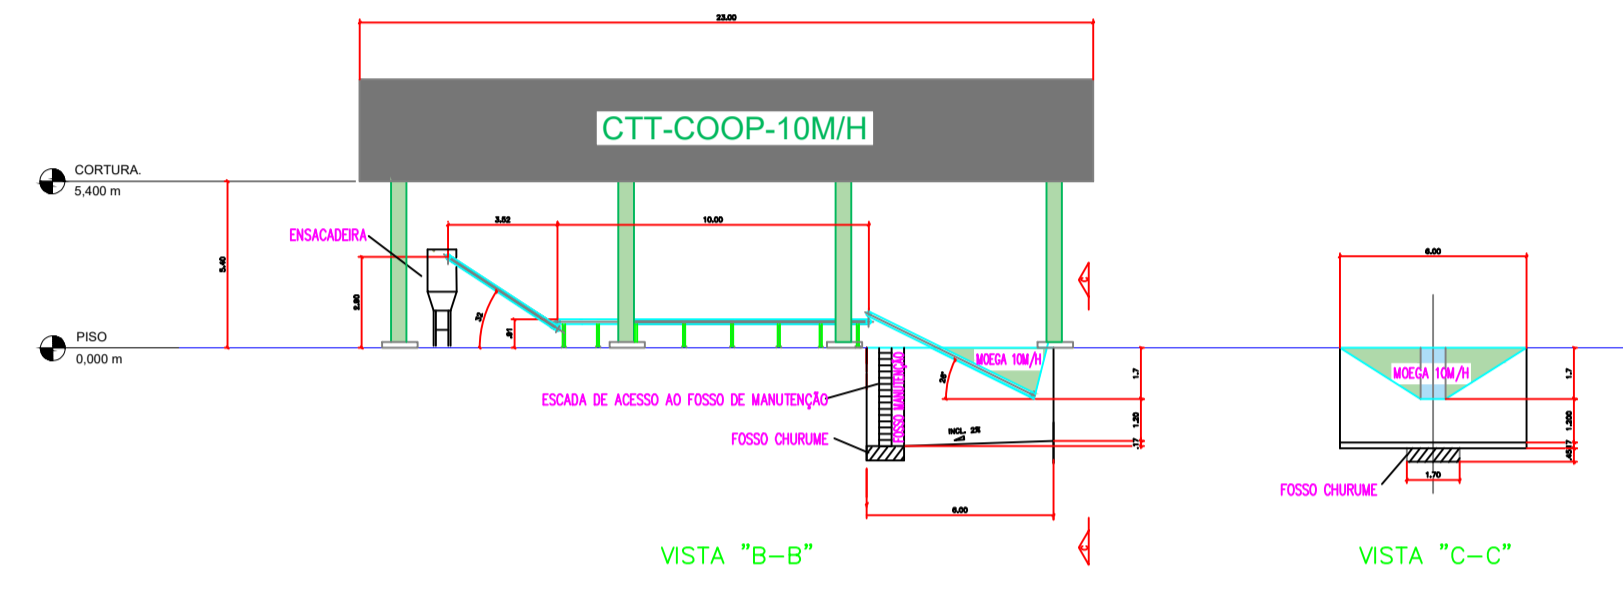

VISTA "B-B"

VISTA "C-C"

**AREA MINIMA = 5250M²**

<b>PROJETO COMPLETO</b> <b>CENTRO DE TRIAGEM E TRANSBORDO</b> <b>GRUPO INER EMPREENDIMENTOS E CONSTRUÇÕES LTDA</b>	
PLANTA DO CTT-COOP-INER-10M/H	FOLHA ÚNICA <b>01/01</b> ESCALA 1:400 REVISÃO 0
ASSUNTO: PROJETO DO CENTRO DE TRIAGEM E TRANSBORDO PROPRIETÁRIO: GRUPO INER EMPREENDIMENTOS E CONSTRUÇÕES LTDA CNPJ: 57.055.365/0001-2	
SEDE ADMINISTRATIVA LOCAL: RUA CECILIA BONILHA Nº 145, DENOMINADO NA VILA BONILHA / NESTE MUNICÍPIO E COMARCA DE SÃO PAULO.	
PROJETO 2016\LOGO GRUPO INER.bmp	
DECLARO QUE A APROVAÇÃO DO PROJETO NÃO IMPLICA NO RECONHECIMENTO POR PARTE DA PREFEITURA DO DIREITO DE PROPRIEDADE DO TERRENO. GRUPO INER EMPREENDIMENTOS E CONSTRUÇÕES ANTONIO GILBERTO SOBRINHO PARA RESPONSÁVEL TÉCNICO 060542311 CREA DESENHO CAD: ENP PAULO MONTE	